


ZADASZENIE

BUDYNEK ADMINISTRACYJNY

- zasłanie
- powłok
- zasłanie nagrzewnic central wentylacyjnych
- powłok z central wentylacyjnych
- zasłanie rozdzielaczy ogrzewania podłogowego
- powłok z rozdzielaczy ogrzewania podłogowego
- zasłanie grzejników
- powłok z grzejników

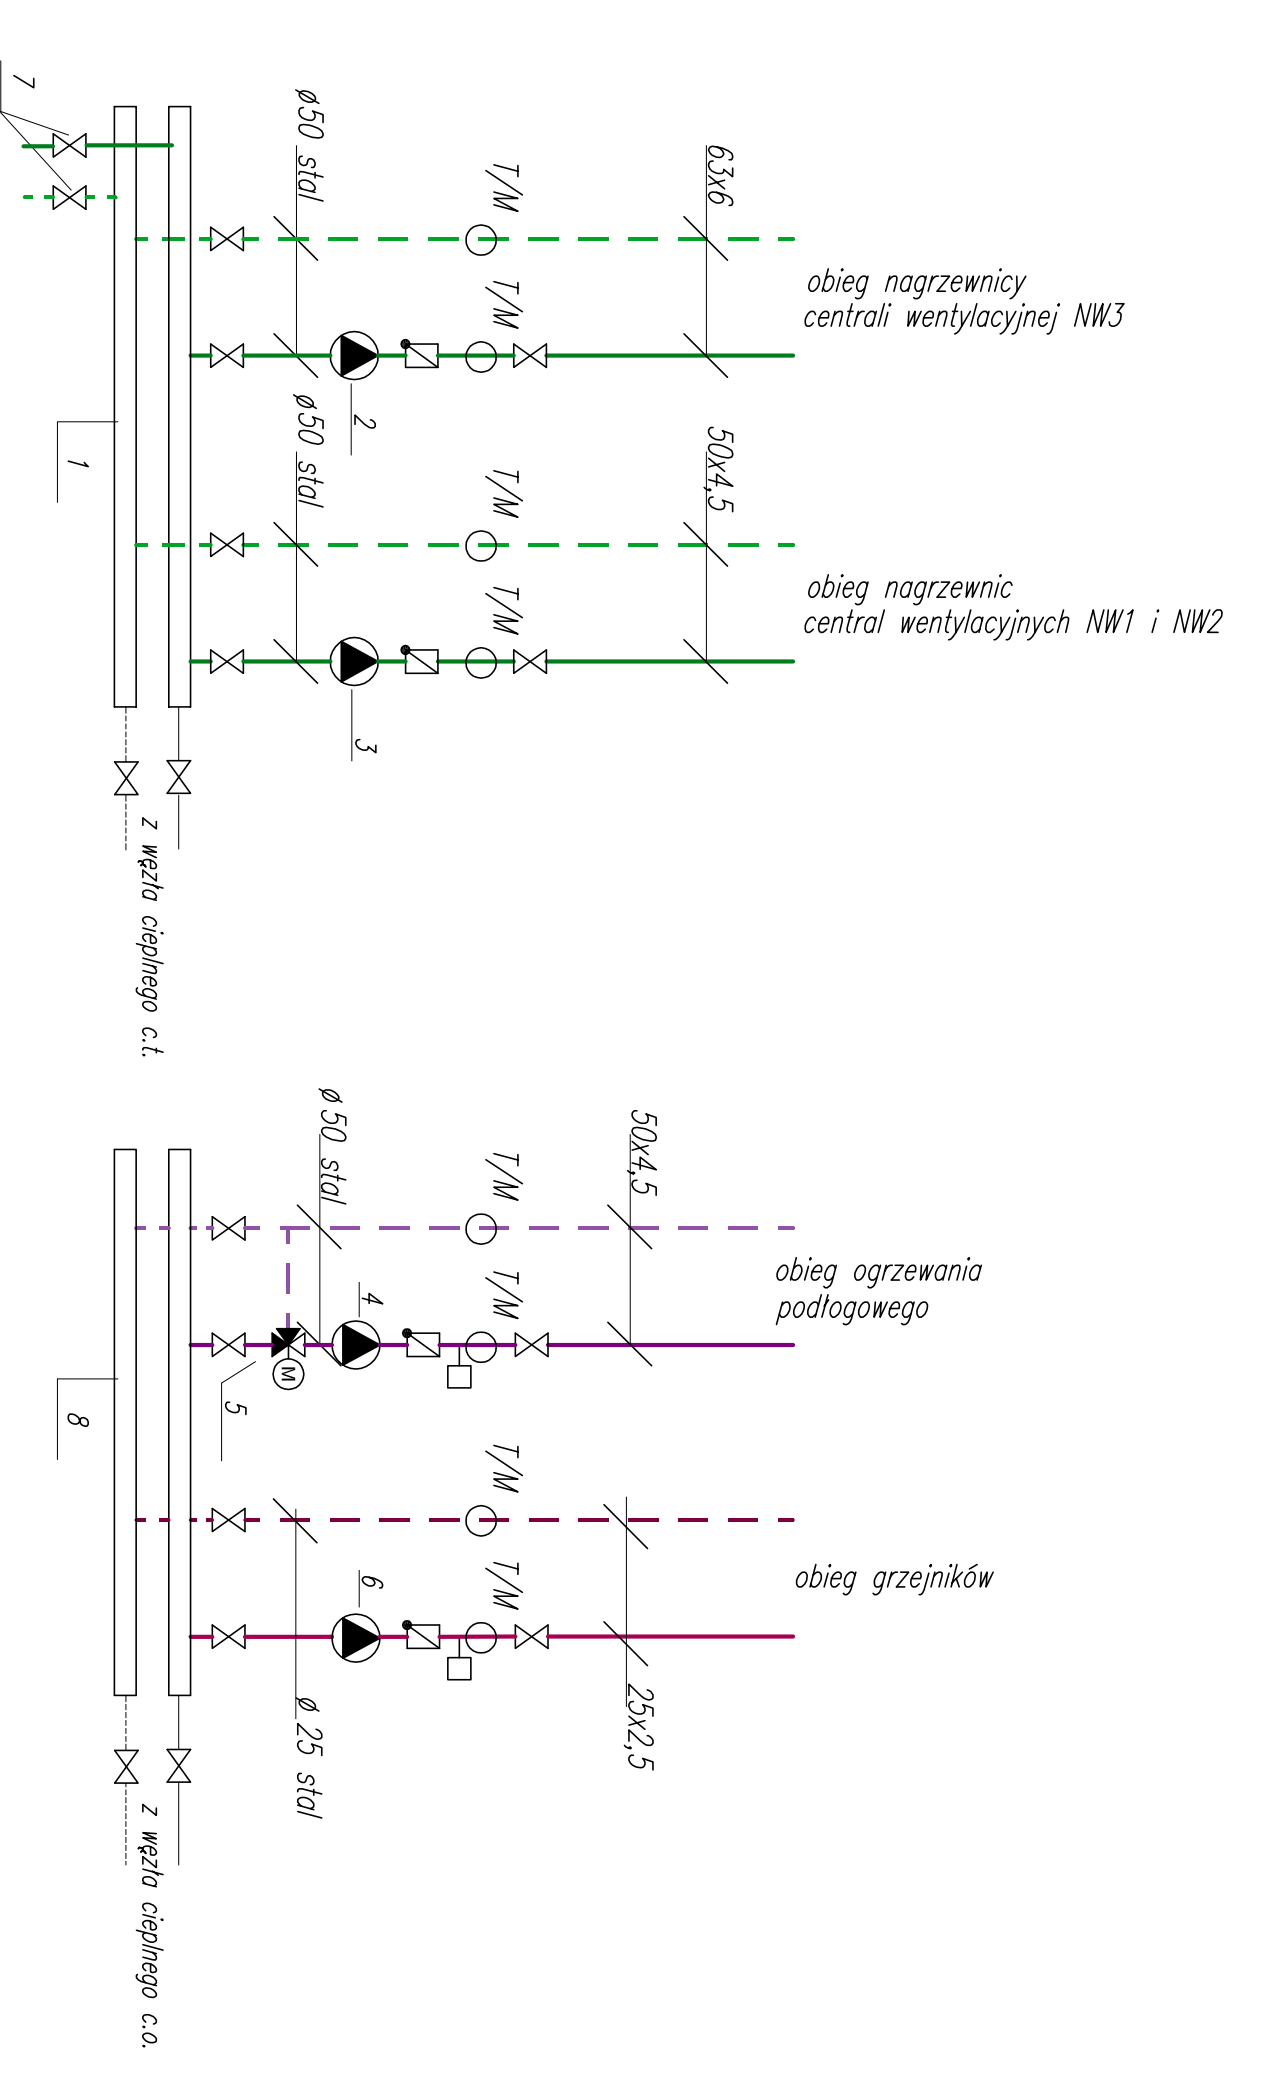

- 1 - rozdzielacz 2-obwody typu MCR100 z izolacją
- 2 - pompa elektroniczna YONOS MAKO 40/0.5-12 PN6/10
- 3 - pompa elektroniczna YONOS PICO 25/1-8
- 4 - pompa elektroniczna YONOS MAKO 65/0.5-9 PN6/10
- 5 - zawór mieszający HRE o 40 kw 28m<sup>3</sup>/h z silownikiem AMB162
- 6 - pompa elektroniczna YONOS PICO 25/1-8
- 7 - zawór odciążający dn. 20 do podłączenia stacji uzupelniającej glikolu
- 8 - rozdzielacz 2-obwody typu MCR65 z izolacją

01	PROJEKT	PROJEKTOWANIE
02	PROJEKTOWANIE	PROJEKTOWANIE
03	PROJEKTOWANIE	PROJEKTOWANIE
04	PROJEKTOWANIE	PROJEKTOWANIE
05	PROJEKTOWANIE	PROJEKTOWANIE
06	PROJEKTOWANIE	PROJEKTOWANIE
07	PROJEKTOWANIE	PROJEKTOWANIE
08	PROJEKTOWANIE	PROJEKTOWANIE
09	PROJEKTOWANIE	PROJEKTOWANIE
10	PROJEKTOWANIE	PROJEKTOWANIE
11	PROJEKTOWANIE	PROJEKTOWANIE
12	PROJEKTOWANIE	PROJEKTOWANIE

		Archimedia Architektura i Inżynieria ul. Szwajcarska 47/49, 61-832 Poznań tel. 71 78 40 00, 71 78 40 01 e-mail: biuro@archimedia.pl, archimedia.com.pl	
Inwestor: Komenda Wojenadzka Policji w Poznaniu ul. Kochanowskiego 2a 60-844 Poznań	Branża: SANITARNIA	Stadium: PROJEKT WYKONAWCZY	Data: 11.2017
Nazwa inwestycji: BUDOWA NOWEJ SIEDZIBY Komendy Powiatowej Policji w Nowym Tomyslu	Lokalizacja: DZIAŁKI nr ew.: 524, 926/2, powiat nowotomyski, województwo wielkopolskie	Nazwa rysownika: INSTALACJA CO ZASILANIE NAGRZEWNIC RZUT PARTERU- STRZELENICA	Skala: 1:50
Program: Instalacja i uruchomienie instalacji grzewczej i chłodzącej w pomieszczeniach biurowych i mieszkalnych	Projektant: Marek Lencak	Data: 11.2017	Strona: 6
Sygnatura: mgr inż. Artur Szkap	Data: 11.2017	Strona: 6	Strona: 6